



ILUMINAÇÃO CAMPO SOCIETY
ESCALA: 1/150


DRENAGEM PLUVIAL CAMPO SOCIETY
ESCALA: 1/150

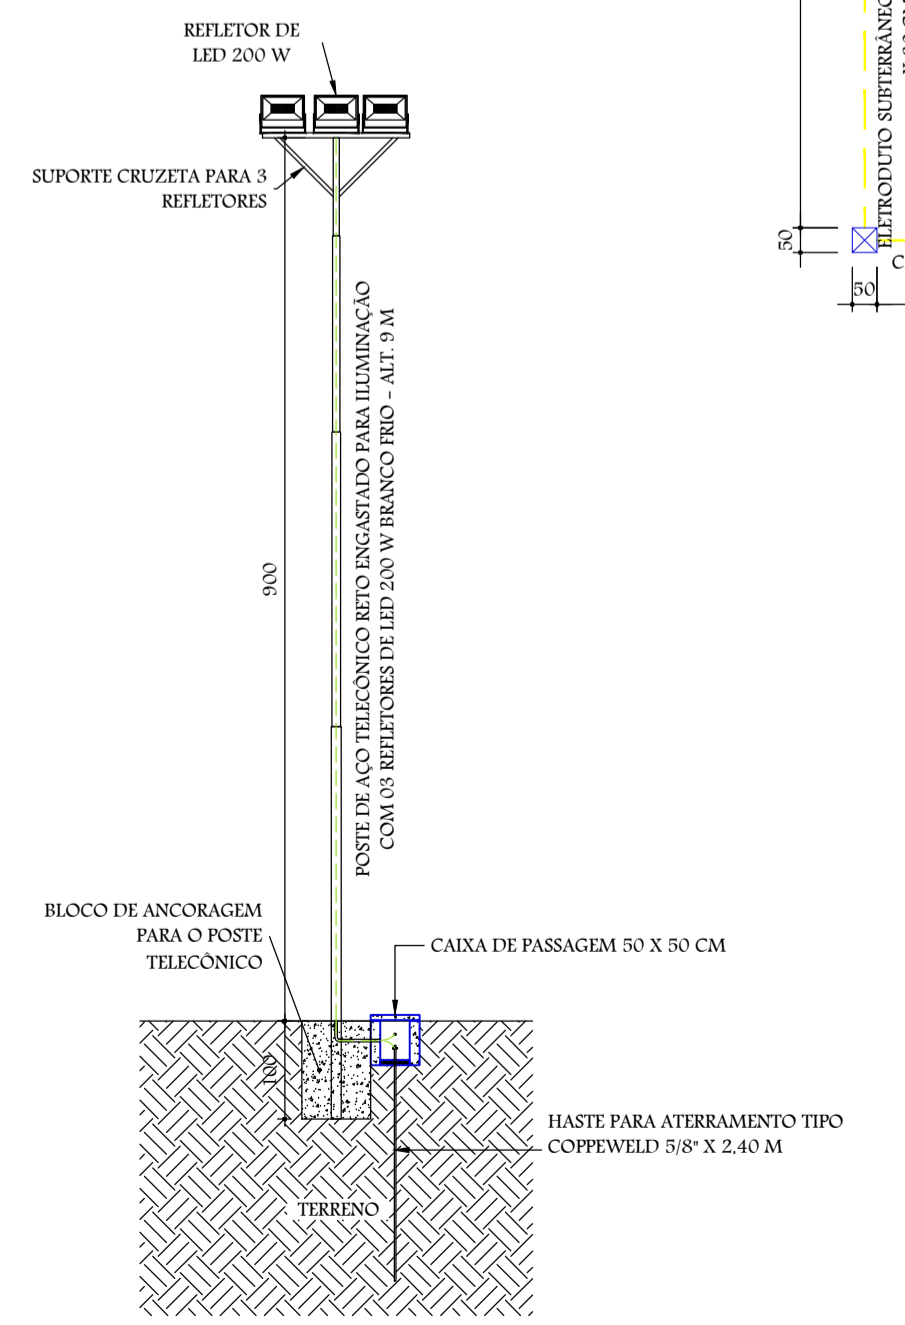


DETALHE POSTE COM REFLETORES
ESCALA: 1/75

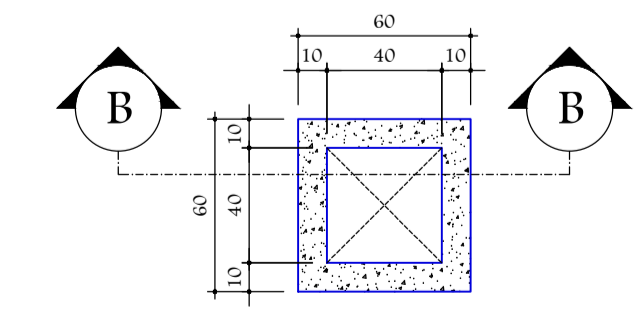

PLANTA BAIXA - CAIXA DE PASSAGEM
ESCALA: 1/25

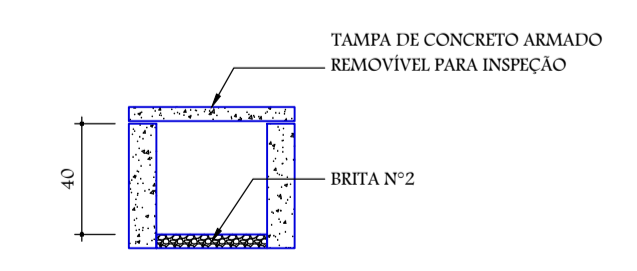

CORTE - CAIXA DE PASSAGEM
ESCALA: 1/25

TÍTULO: Projeto de reforma Campo Society, Residencial Ricardo Holz			 PREFEITURA DE BAIXO GUANDU	
PROPRIETÁRIO: Município de Baixo Guandu			CNPJ 28.842.189/0001-89	
RESP. TÉCNICO: Fabrício Benício de Brito CREA: ES-014512/D				
PROJETO	CONTEÚDO:	ÁREA TOTAL GRAMA:	ÁREA TOTAL ALAMBRADO:	
	Iluminação e Drenagem pluvial do campo	1.864,50m ²	876,02m ²	
	FOLHA:	DATA:		
	03/03	10/2023		