
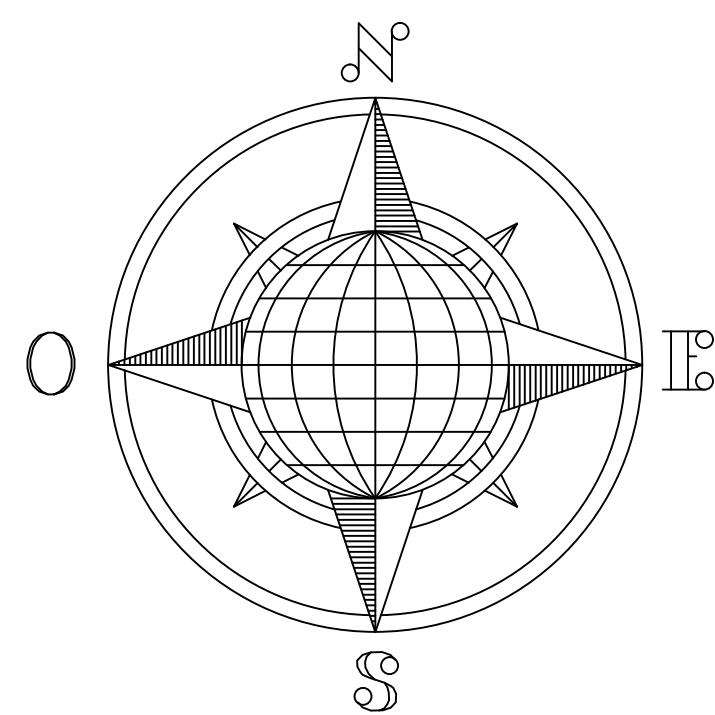


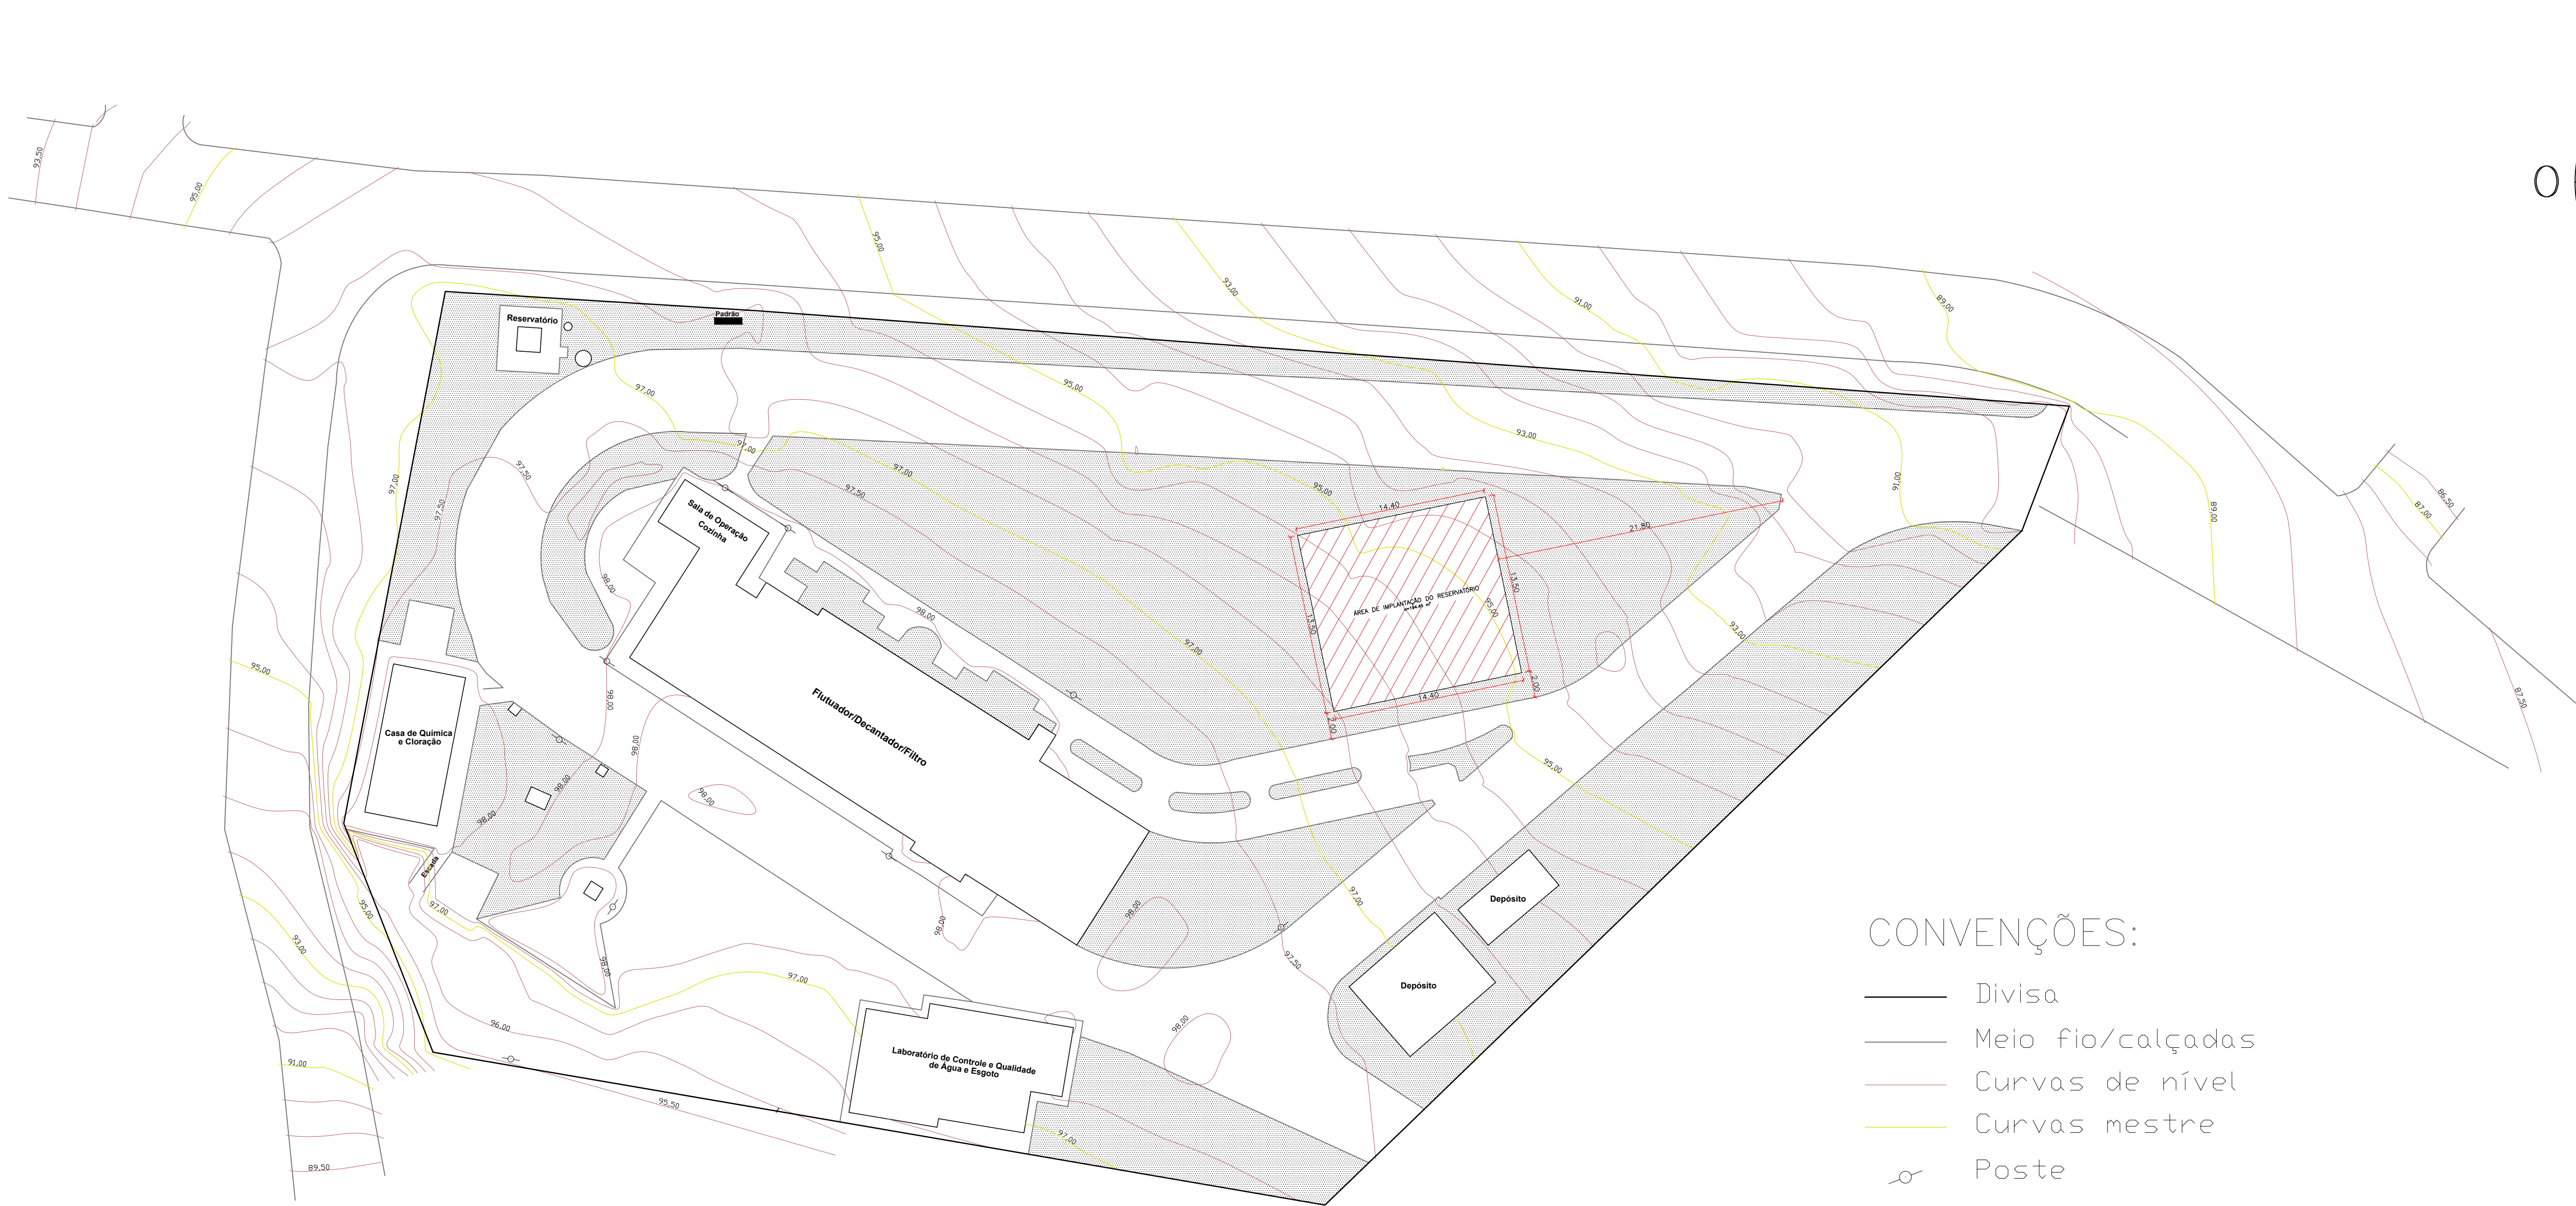

### CONVENÇÕES:

- Divisa
- Meio fio/calçadas
- Curvas de nível
- Curvas mestre
- ⊙ Poste
- ▨ Jardim

### IMPLANTAÇÃO DO RESERVATÓRIO

ESCALA 1:500

**ATHENA**  
ENGENHARIA

#### CONTATOS:

WALTER: (27)98823-8300 | walter@arqcvil.com  
NICOLAS: (27)98810-0122 | nicolas@arqcvil.com  
PAULO: (27)99880-7196 | paulo@arqcvil.com  
"TENTAR O TEU CAMINHO AO SEMPRE, COMPA, NELA, E ELE O PARA!"  
SANTO D.S.

PROJETO: PROJETO ESTRUTURAL DE RESERVATÓRIO DE ABASTECIMENTO  
RUA ALCOMARIA FALCÃO, Nº 350, BARRIO MAUA, BAHO GUANDEU - ES, CEP: 29730000

RESPONSÁVEL TÉCNICO: WALTER DIAS TEIXEIRA JÚNIOR  
CREA-ES: 42113/D VISTO-MD: 48114  
PROPRIETÁRIO/CONTRATANTE: SANE - 222002 AUTONOMA DE ÁGUA E ESGOTO  
CNPJ: 27.500.412/0001-47

TIPO: PROJETO ESTRUTURAL  
DESCRIÇÃO: PLANTA BAIXA IMPLANTAÇÃO

DATA: OUTUBRO/2021  
ESCALA: INDICADA  
AUTOR DO PROJETO: NICOLAS FALCÃO DE PAIVA  
CNPJ: 27.500.412/0001-47  
CONFERÊNCIA: WALTER DIAS TEIXEIRA JÚNIOR  
CNPJ: 27.500.412/0001-47

PRONCHIA: 1  
TOTAL: 7