




1 FACHADA EXTERNA - DETALHES ELÉTRICA
ESCALA: 1 : 50

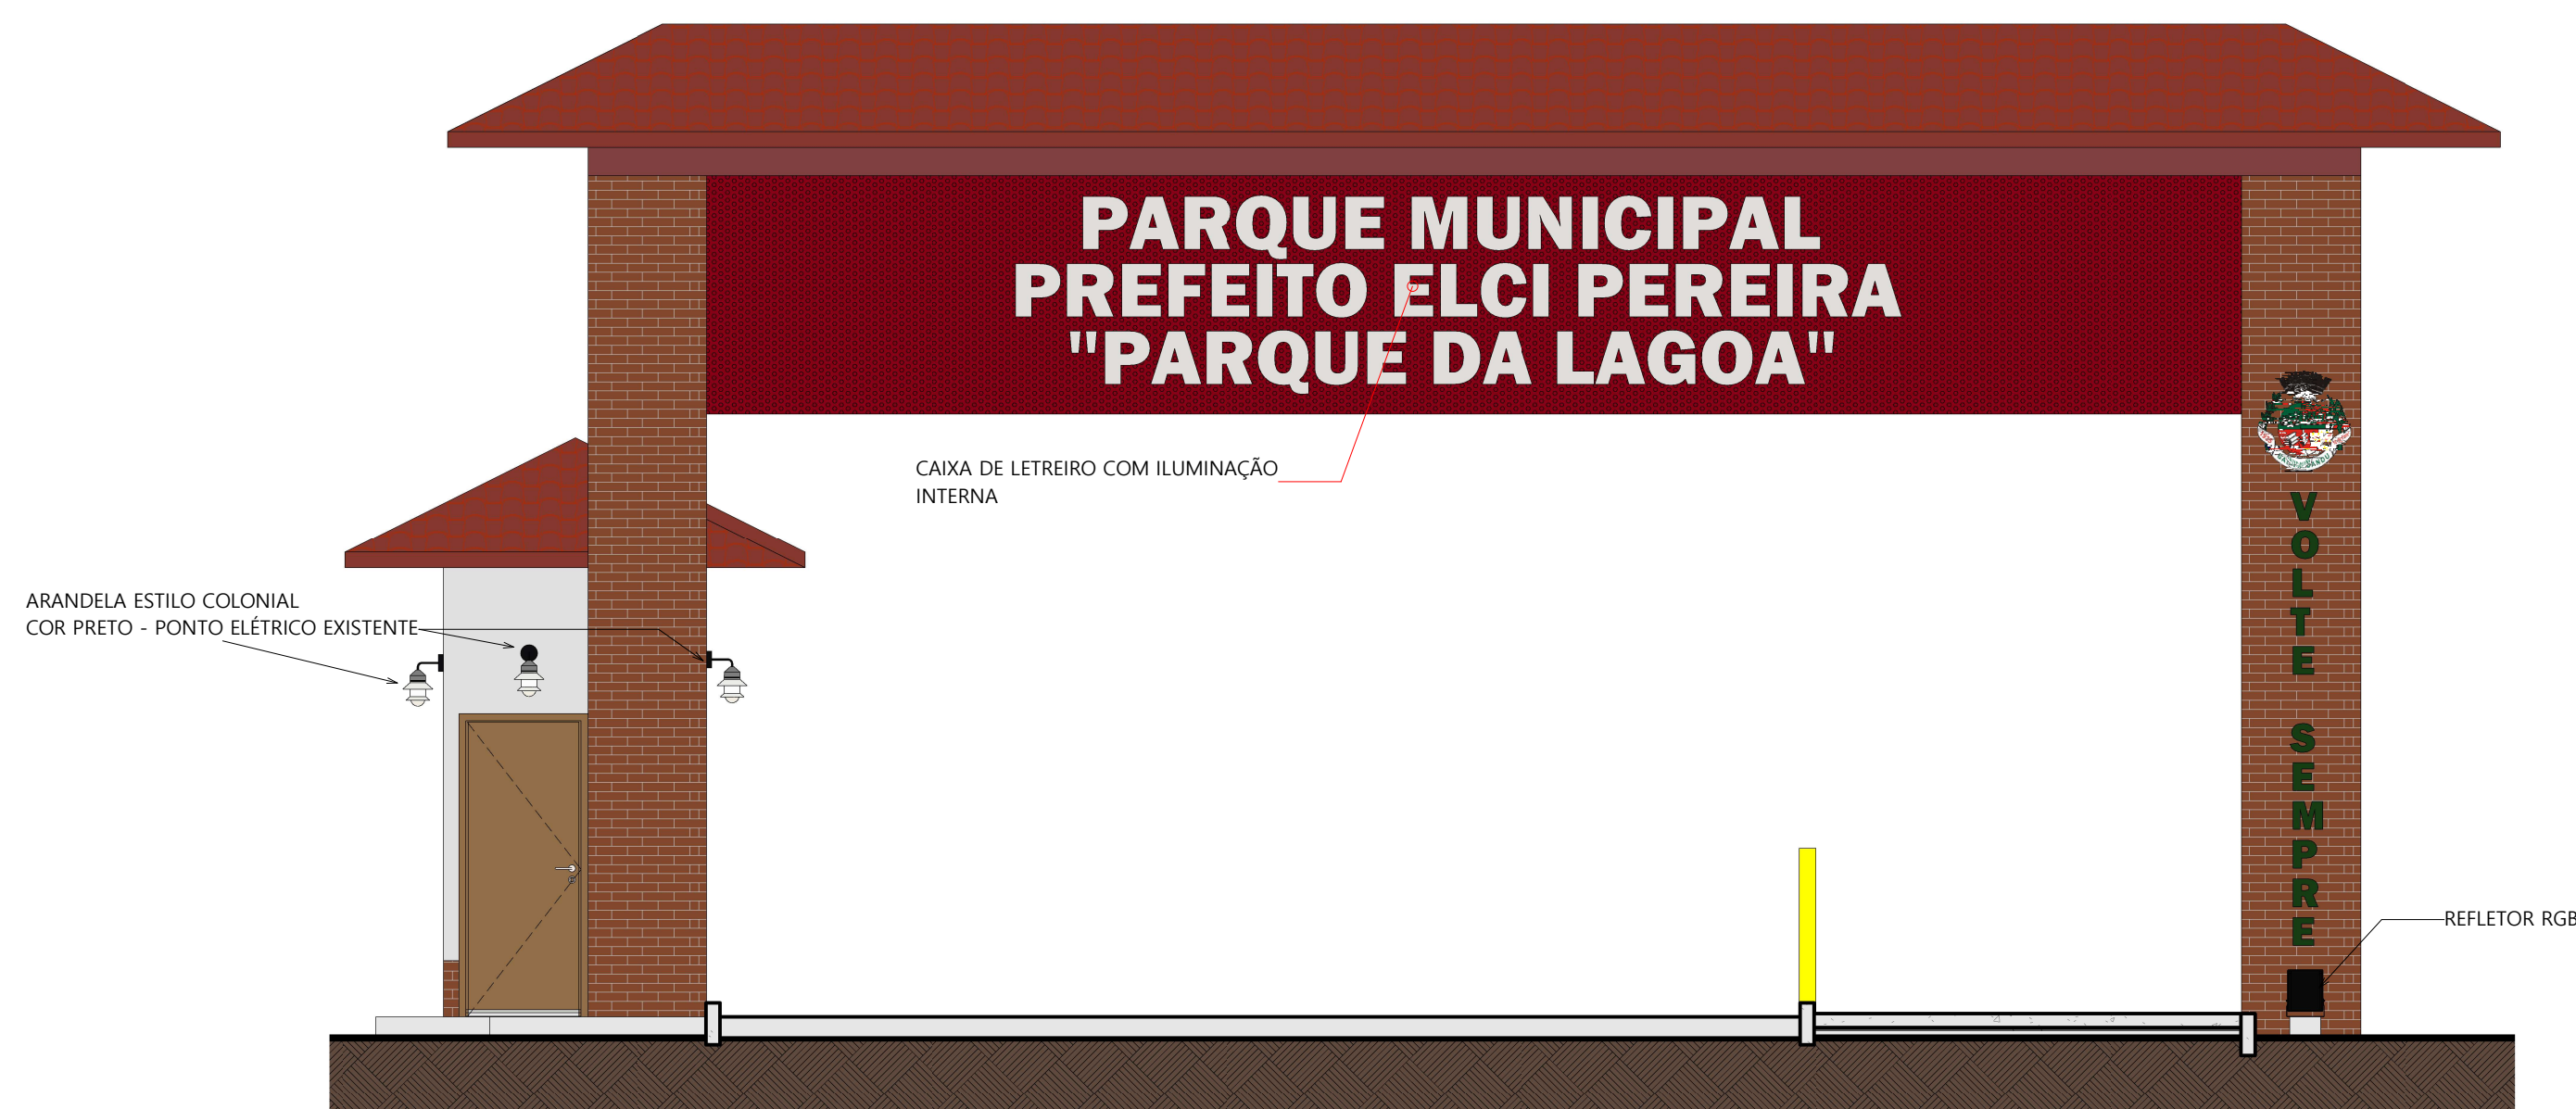


2 FACHADA INTERNA - DETALHES ELÉTRICA
ESCALA: 1 : 50

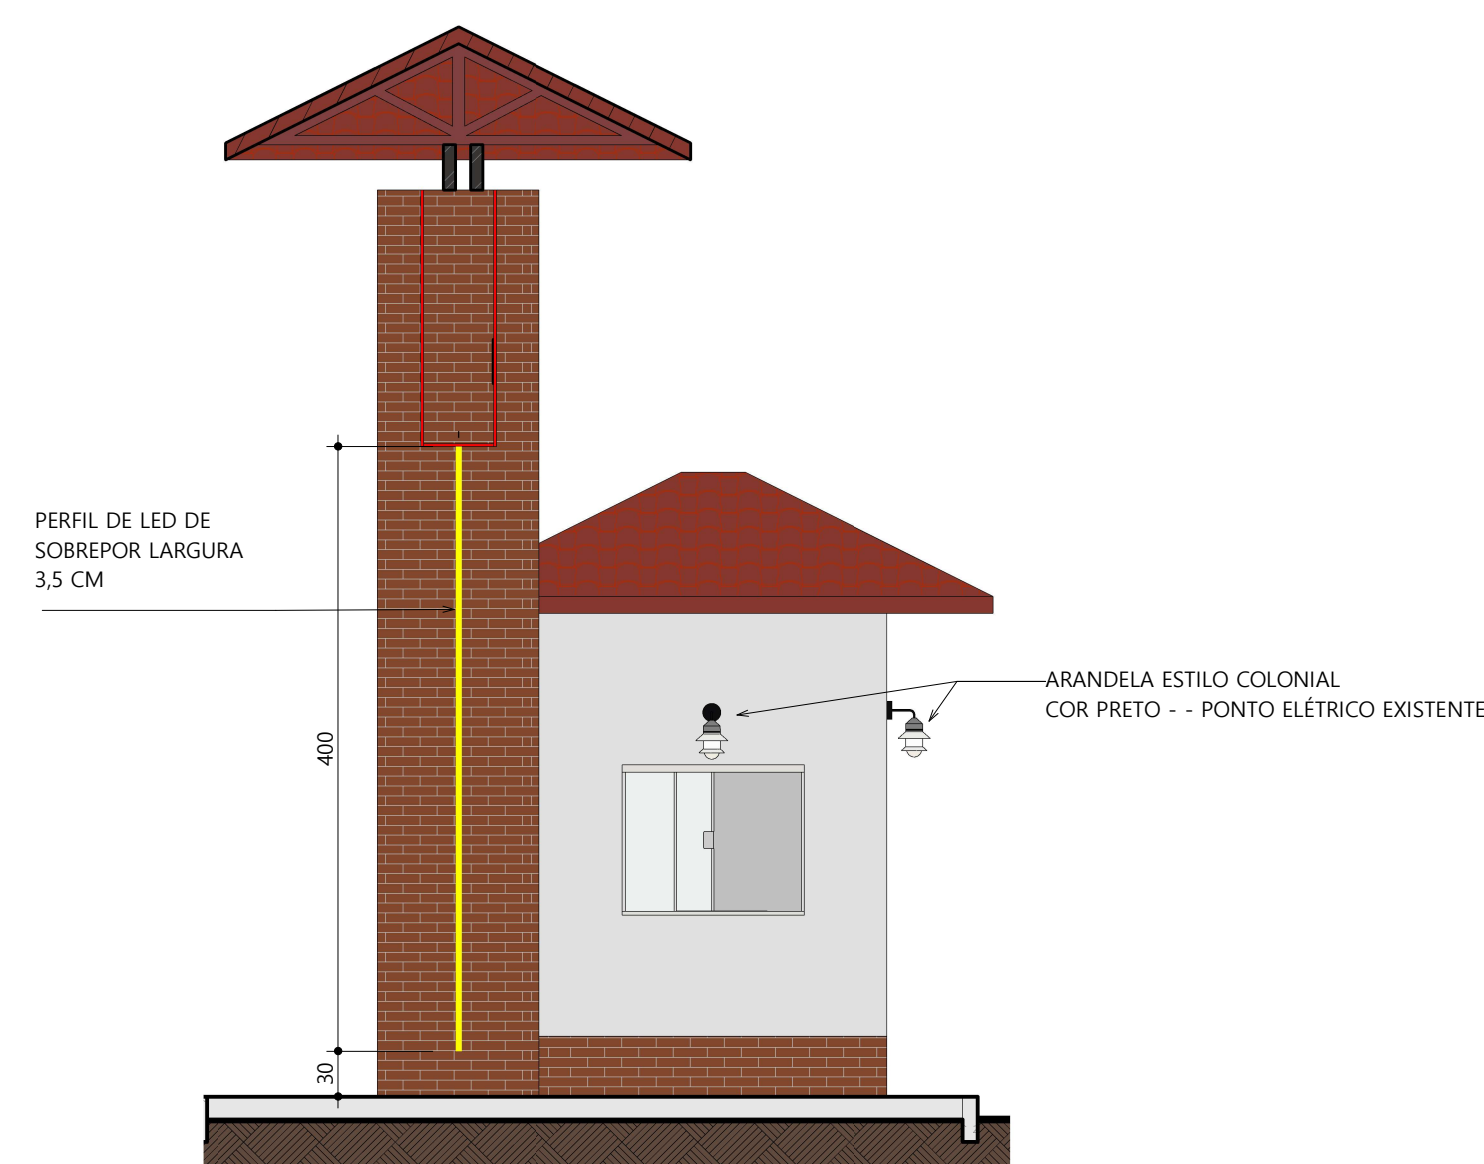

4 VISTA 02 - ELÉTRICA
ESCALA: 1 : 50

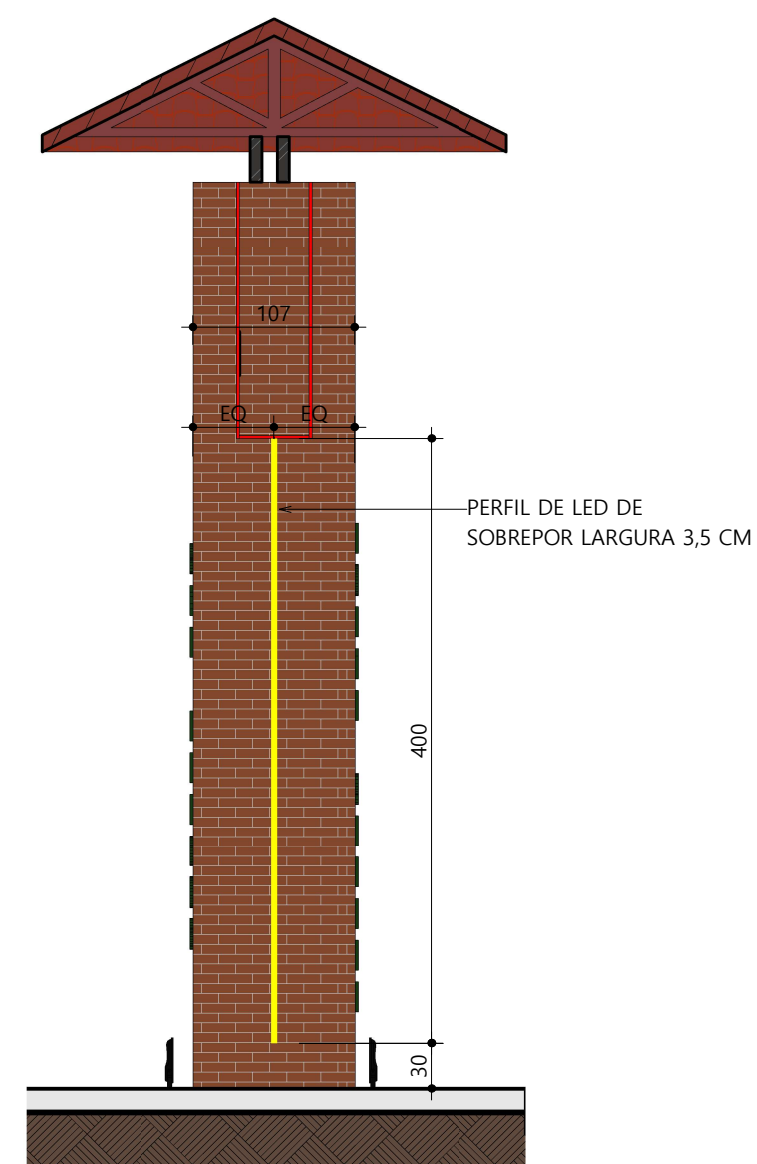

3 VISTA 01 - ELÉTRICA
ESCALA: 1 : 50

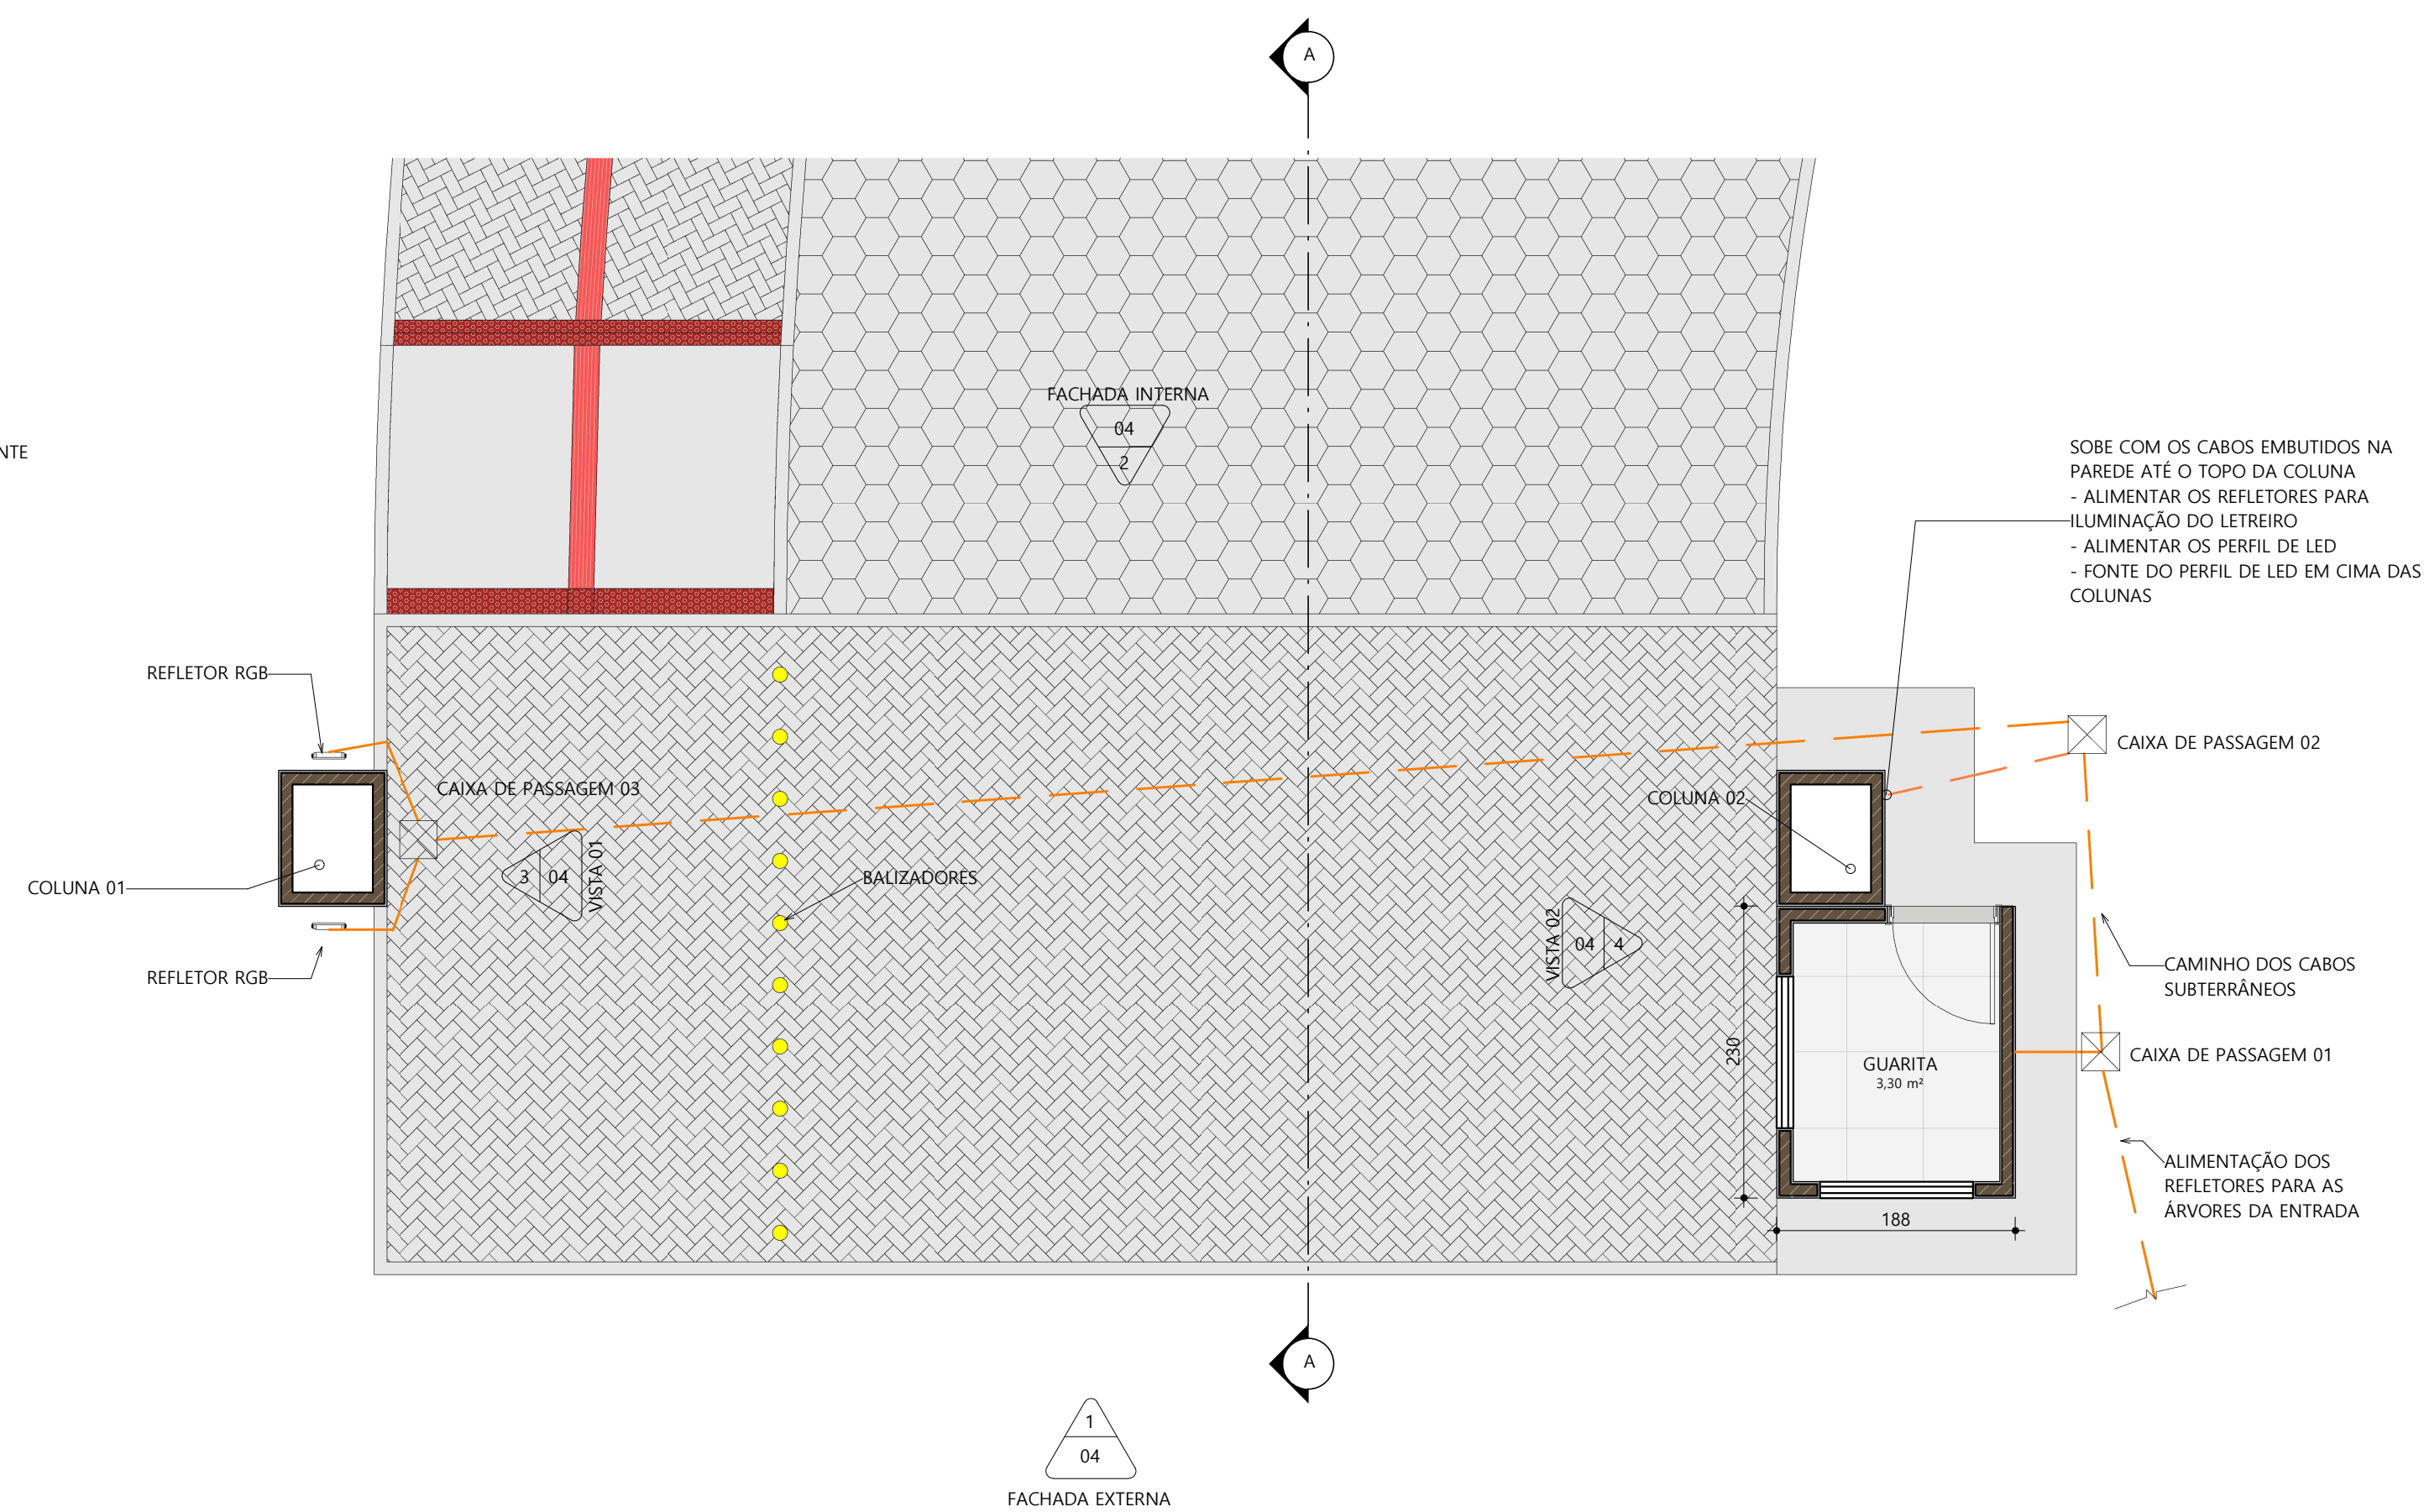

5 PLANTA BAIXA - ELÉTRICA
ESCALA: 1 : 50

QUADRO DE LUMINÁRIAS	
REFLETOR RGB - NA BASE DA COLUNA 01 PARA ILUMINAR O LETREIRO - SEJA BEM VINDOS - E - VOLTE SEMPRE	2 UNIDADES
PERFIL DE SOBREPOR - LADO DE DENTRO DAS COLUNAS	8 METROS
ARANDELA ESTILO COLONIAL	4 UNIDADES
REFLETOR RGB - EM BAIXO DAS ÁRVORES	3 UNIDADES

TÍTULO	
Reforma do Pórtico de Entrada do Parque Elci Pereira	
 PREFEITURA DE BAIXO GUANDU	
PROPRIETÁRIO:	CPF:
Município de Baixo Guandu	28.842.189/0001-89
RESPONSÁVEL TÉCNICO:	
Fabrício Benício de Brito <small>CREA: ES-014512/0</small>	
PROJETO	CONTEÚDO:
	DETALHES DE LUMINÁRIAS
	AUTOR DO DESENHO:
	Aline Brodel
FOLHA:	DATA:
04/04	Julho de 2025
REVISÃO:	
00	